



1 PLANTA BAIXA - ESGOTO
1 : 50

MATERIAIS			
TUBO PVC, SERIE NORMAL, ESGOTO PREDIAL, DN 40 MM	M		68,44
TUBO PVC, SERIE NORMAL, ESGOTO PREDIAL, DN 50 MM	M		29,10
TUBO PVC, SERIE NORMAL, ESGOTO PREDIAL, DN 100 MM	M		50,75
TUBO PVC, SERIE NORMAL, ESGOTO PREDIAL, DN 150 MM	M		6,53
JOELHO 45 GRAUS, PVC, SERIE NORMAL, ESGOTO PREDIAL, DN 40 MM	LN		6,00
JOELHO 45 GRAUS, PVC, SERIE NORMAL, ESGOTO PREDIAL, DN 75 MM	LN		2,00
JOELHO 45 GRAUS, PVC, SERIE NORMAL, ESGOTO PREDIAL, DN 100 MM	LN		9,00
JOELHO 90 GRAUS, PVC, SERIE NORMAL, ESGOTO PREDIAL, DN 40 MM	LN		60,00
JOELHO 90 GRAUS, PVC, SERIE NORMAL, ESGOTO PREDIAL, DN 50 MM	LN		6,00
JOELHO 90 GRAUS, PVC, SERIE NORMAL, ESGOTO PREDIAL, DN 100 MM	LN		15,00
JOELHO 90 GRAUS, PVC, SERIE NORMAL, ESGOTO PREDIAL, DN 75 MM	LN		4,00
JUNÇÃO SIMPLES, PVC, SERIE NORMAL, ESGOTO PREDIAL, DN 40 MM	LN		13,0
JUNÇÃO SIMPLES, PVC, SERIE NORMAL, ESGOTO PREDIAL, DN 100 X 100 MM	LN		9,00
LUAVA SIMPLES, PVC, SERIE NORMAL, ESGOTO PREDIAL, DN 50 MM	LN		12,0
LUAVA SIMPLES, PVC, SERIE NORMAL, ESGOTO PREDIAL, DN 75 MM	LN		6,00
LUAVA SIMPLES, PVC, SERIE NORMAL, ESGOTO PREDIAL, DN 100 MM	LN		46,0
LUAVA SIMPLES, PVC, SERIE NORMAL, ESGOTO PREDIAL, DN 150 MM	LN		11,0
TE, PVC, SERIE NORMAL, ESGOTO PREDIAL, DN 100 X 100 MM	LN		7,00

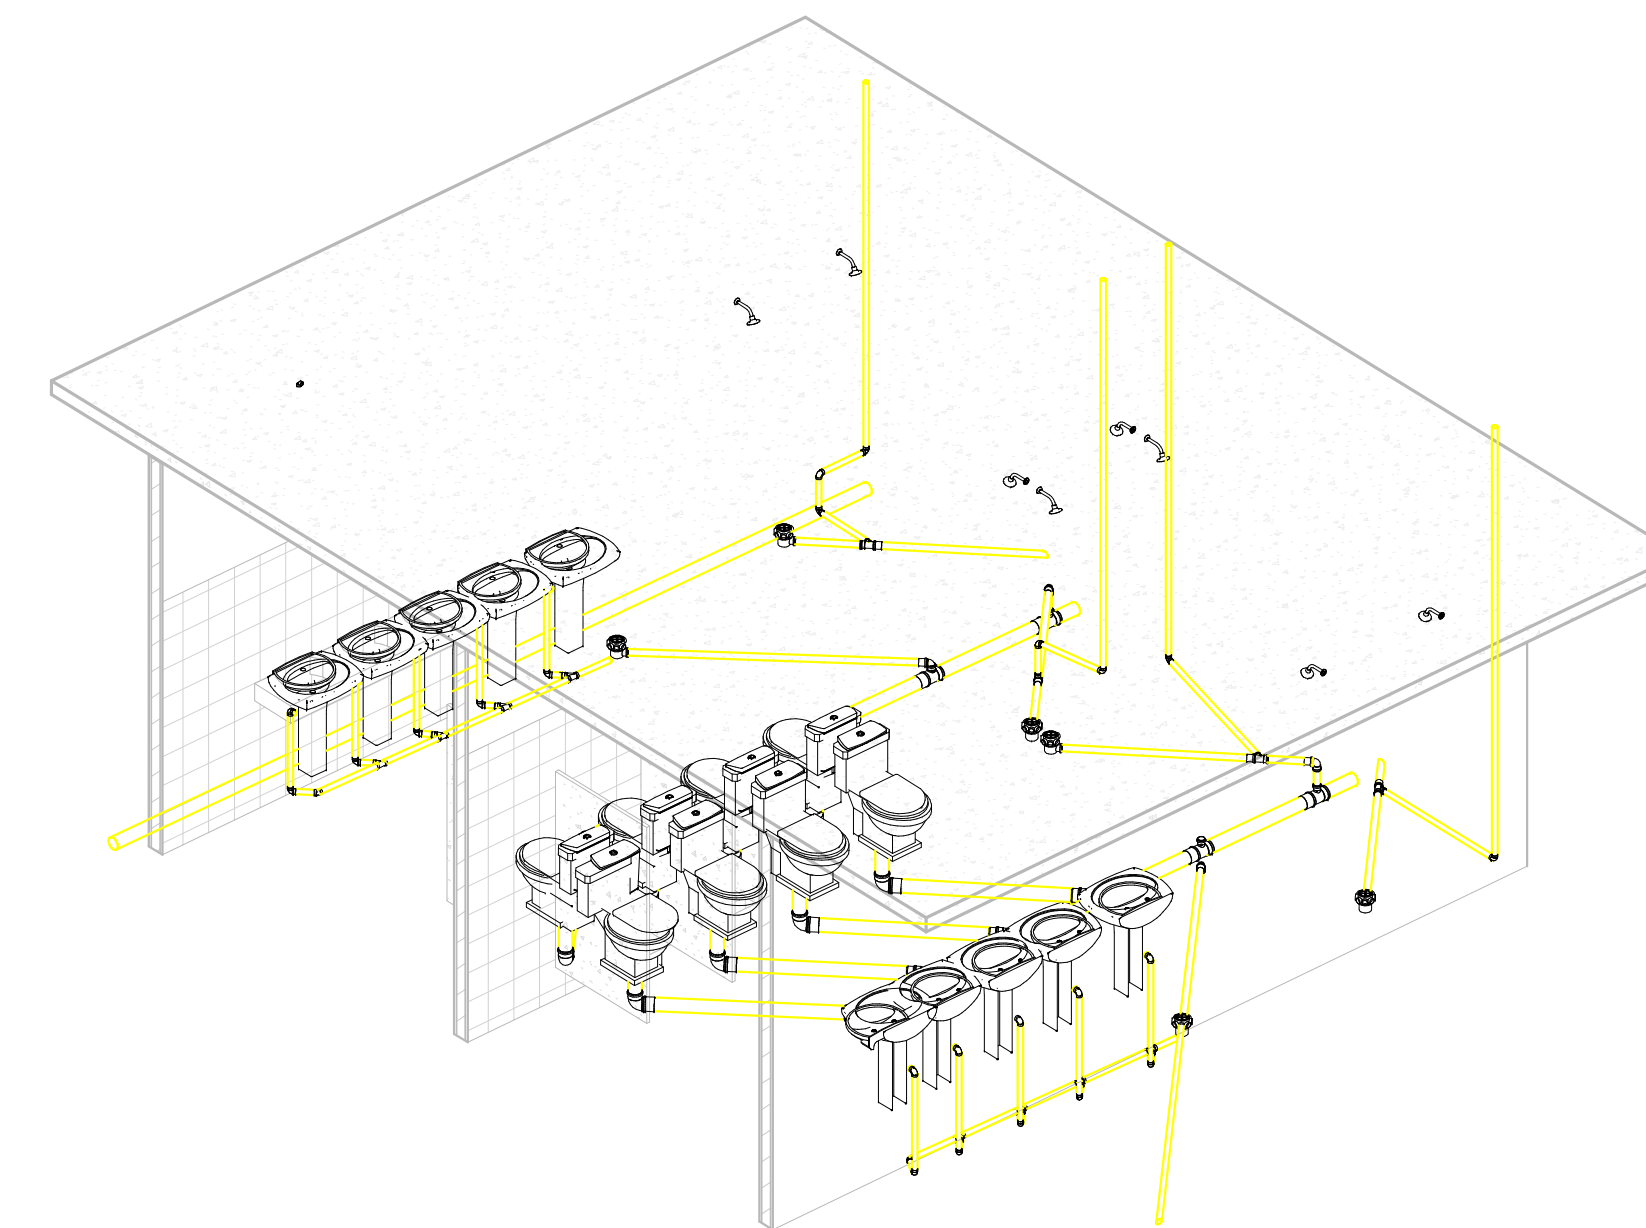

2 3D - BWC'S INFANTIS

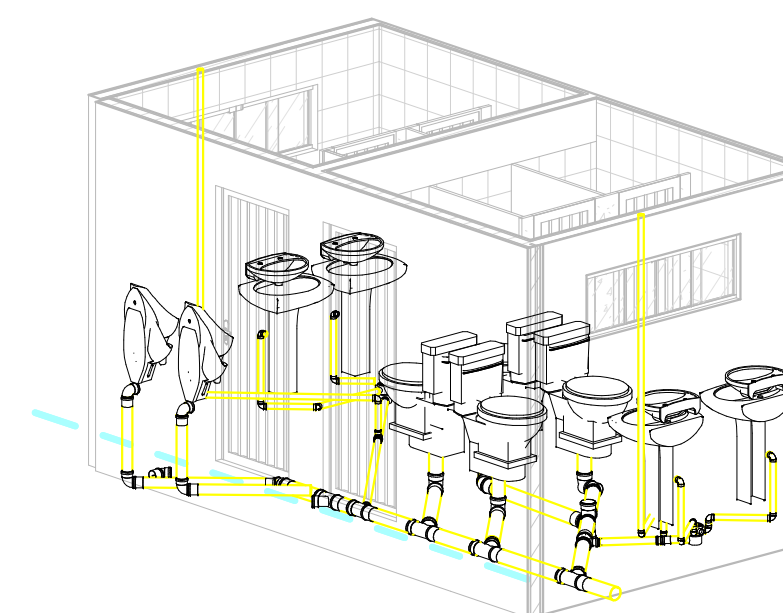

3 3D - BWC'S SOCIAIS



PROJETO:	HIDROSSANITÁRIO	
OBRA:	REFORMA E AMPLIAÇÃO CEMEI DONA MACARAÍPE	
RESPONSABILIDADE TÉCNICA:	ENGR GABRIELA PERES DE MIRANDA CREA 336.855/0-7/0	JW ENGENHARIA CNPJ: 33.793.338/0001-77

FOLHA:
ESCALA: 1 : 50

01/02