


**OBSERVAÇÕES :**

- TODA TUBULAÇÃO SERÁ EM PVC RÍGIDO SOLDÁVEL CLASSE 15, COM OS DIÂMETROS (mm) INDICADOS.
- AS TORNEIRAS DE JARDIM FICARÃO A 50 cm DO NÍVEL DO TERRENO.
- AS TUBULAÇÕES QUE PASSAM PELO SOLO SERÃO ENTERRADAS COMO INDICADO PELAS RESPECTIVAS PROFUNDIDADES. VER DETALHE TUBULAÇÃO ENTERRADA.
- A TUBULAÇÃO DE ABASTECIMENTO D'ÁGUA PODE SER ALTERADA EM FUNÇÃO DA SITUAÇÃO LOCAL OU DA REDE DE ÁGUA, QUANDO FORNECIDA PELA CONCESSIONÁRIA.

## 1 PLANTA BAIXA

ESCALA 1/50

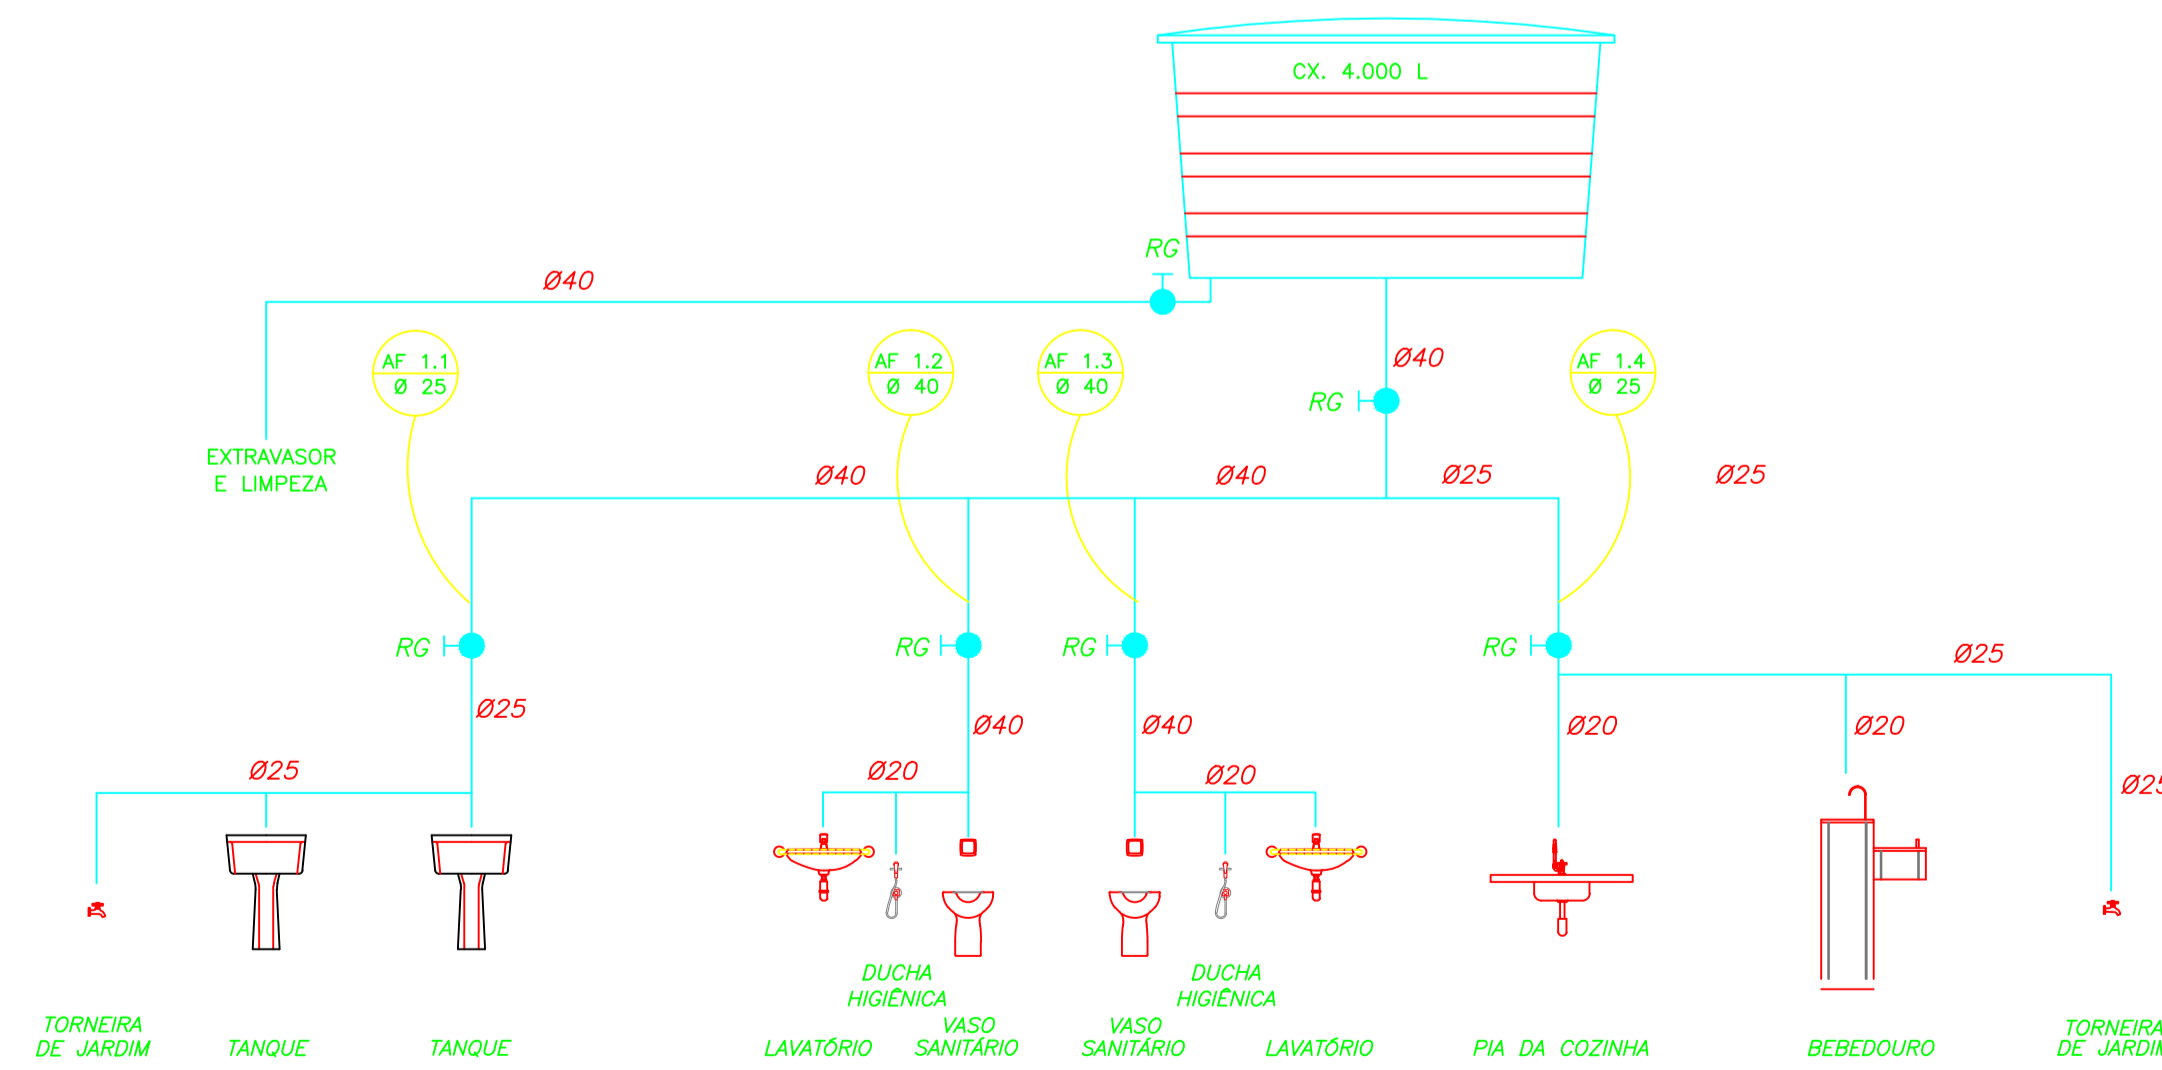

## 2 ESQUEMA VERTICAL SEM ESCALA

**LISTA DE MATERIAIS HIDRÁULICOS**

|  |
|--|
| <b>TUBOS ÁGUA FRIA</b>   |
| TUBO DE PVC RÍGIDO SOLDÁVEL MARRON PARA ÁGUA FRIA Ø20mm (1/2"), MARCA TIGRE  |
| TUBO DE PVC RÍGIDO SOLDÁVEL MARRON PARA ÁGUA FRIA Ø25mm (3/4"), MARCA TIGRE  |
| TUBO DE PVC RÍGIDO SOLDÁVEL MARRON PARA ÁGUA FRIA Ø40mm (1"), MARCA TIGRE  |
| TUBO DE PVC RÍGIDO SOLDÁVEL MARRON PARA ÁGUA FRIA Ø50mm (1 1/2"), MARCA TIGRE  |
| <b>CAIXA D'ÁGUA E CONEXÕES</b>   |
| CAIXA D'ÁGUA EM FIBRA DE VIDRO, CAPACIDADE 1.000 LITROS  |
| <b>METAIS</b>  |
| TORNEIRA PARA LAVATÓRIO DE MESA BICA BAIXA IZY, Cód. 1193.C37, DECA OU EQUIVALENTE   |
| TORNEIRA PARA PIA DE COZINHA DE MESA BICA MÓVEL IZY, Cód. 1167.C37, DECA OU EQUIVALENTE  |
| TORNEIRA DE PAREDE DE USO GERAL COM AQUECIMENTO IZY, Cód. 1155.C37, DECA OU EQUIVALENTE  |
| TORNEIRA DE PAREDE DE USO GERAL COM BICO PARA MANGUEIRA IZY, Cód. 11153.C37, DECA OU EQUIVALENTE   |
| DUCHA HIGIÊNICA COM REGISTRO E DERIVAÇÃO IZY, Cód. 1984.C37.ACT.01, DECA OU EQUIVALENTE  |
| VALVULA DE DESCARGA BASE HYDRA MAX, Cód. 4550.404 E ACABAMENTO HYDRA MAX, Cód. 4900.C1MAX 1 1/2" ACABAMENTO CROMADO, DECA OU EQUIVALENTE |
| REGISTRO DE PRESSÃO COM MANOPLA CROMADA DECA REF. 1416 LINHA CAD OU SIMILAR  |
| CUBA INOX EMBUTIR 40x34x17CM, CUBA 3, BÁSICA, AÇO INOXIDÁVEL COM VALVULA, FRANKE OU EQUIVALENTE  |
| <b>LOUÇAS</b>  |
| BACA SANITÁRIA YOGUE PLUS, LINHA CONFORTO COM ABERTURA, COR BRANCO GELO, Cód. P.51, DECA OU EQUIVALENTE                                  |
| TANQUE GRANDE (40L) COR BRANCO GELO, Cód. TO.03, DECA OU EQUIVALENTE   |
| LAVATÓRIO PEQUENO RAVEN/ IZY COR BRANCO GELO, Cód. L.915, DECA OU EQUIVALENTE  |
| <b>ACESSÓRIOS</b>  |
| PAPELEIRA METÁLICA LINHA IZY, Cód. 2020.C37, DECA OU EQUIVALENTE   |
| DISPENSER TOALHA LINHA EXCELLENCE, Cód. 7007, MELHORAMENTOS OU EQUIVALENTE   |
| SABONETEIRA LINHA EXCELLENCE, Cód. 7009, MELHORAMENTOS OU EQUIVALENTE  |
| BARRA DE APOIO, LINHA CONFORTO, Cód. 2305.C, ACABAMENTO CROMADO, DECA OU EQUIVALENTE   |
| ASSENTO POLIÉSTER COM ABERTURA FRONTAL YOGUE PLUS, LINHA CONFORTO, COR BRANCO GELO, Cód. AP.52, DECA OU EQUIVALENTE                      |

PREFEITURA MUNICIPAL DE MIRACEMA DO TOCANTINS

JW ENGENHARIA E CONSULTORIA

MUNICÍPIO – UF: MIRACEMA DO TOCANTINS  
 PROPRIETÁRIO: MUNICÍPIO DE MIRACEMA DO TOCANTINS  
 ENDEREÇO: REGIÃO DOS PILÕES, ZONA RURAL, MIRACEMA DO TOCANTINS

PREFEITURA MUNICIPAL DE MIRACEMA DO TO/SECRETARIA DE EDUCAÇÃO

EMANUEL COELHO GUEDES CREA207341/D-TO

|      |           |
|------|-----------|
| DLFO | CAU/ CREA |
|      | RA        |

OBSERVAÇÕES:

EMEC - SANTA MARINA  
 Projeto Hidrossanitário

|                                   |                                  |         |
|-----------------------------------|----------------------------------|---------|
| COORDENAÇÃO<br>JW ENGENHARIA LTDA | PLANTA BAIXA<br>ESQUEMA VERTICAL | AF      |
| REVISÃO                           | ESCALA                           | PRANCHA |
| DESENHO                           | ESCALA<br>DATA EMISSÃO<br>DATA   | 00/00   |