


OBSERVAÇÕES :

- TODA TUBULAÇÃO SERÁ EM PVC RÍGIDO SOLDÁVEL CLASSE 15, COM OS DIÂMETROS (mm) INDICADOS.
- AS TORNEIRAS DE JARDIM FICARÃO A 50 cm DO NÍVEL DO TERRENO.
- AS TUBULAÇÕES QUE PASSAM PELO SOLO SERÃO ENTERRADAS COMO INDICADO PELAS RESPECTIVAS PROFUNDIDADES. VER DETALHE TUBULAÇÃO ENTERRADA.
- A TUBULAÇÃO DE ABASTECIMENTO D'ÁGUA PODE SER ALTERADA EM FUNÇÃO DA SITUAÇÃO LOCAL OU DA REDE DE ÁGUA, QUANDO FORNECIDA PELA CONCESSIONÁRIA.

1 PLANTA BAIXA

ESCALA 1/50

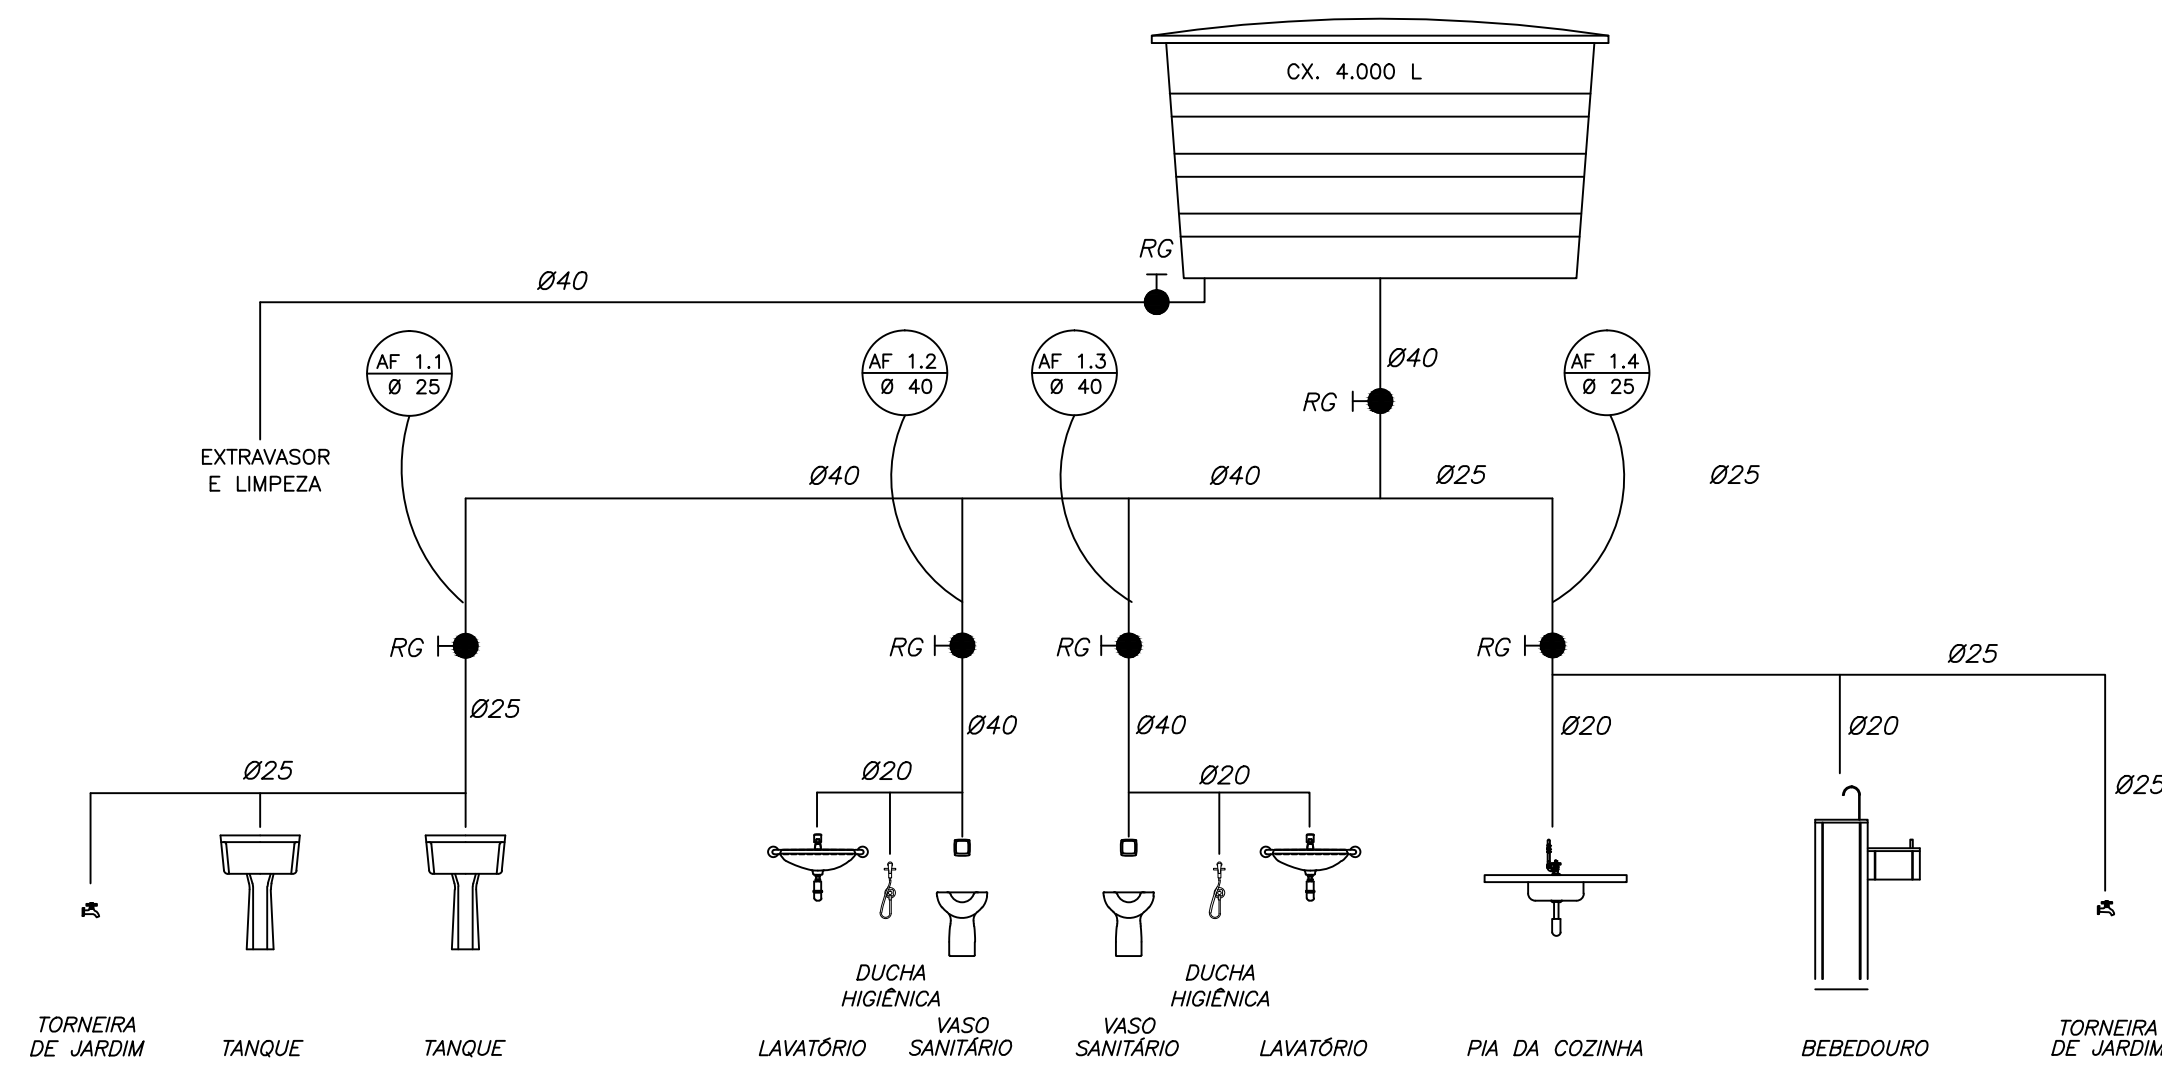

2 ESQUEMA VERTICAL SEM ESCALA

LISTA DE MATERIAIS HIDRÁULICOS

TUBOS ÁGUA FRIA
TUBO DE PVC RÍGIDO SOLDÁVEL MARRON PARA ÁGUA FRIA Ø20mm (1/2"), MARCA TIGRE
TUBO DE PVC RÍGIDO SOLDÁVEL MARRON PARA ÁGUA FRIA Ø25mm (3/4"), MARCA TIGRE
TUBO DE PVC RÍGIDO SOLDÁVEL MARRON PARA ÁGUA FRIA Ø40mm (1"), MARCA TIGRE
TUBO DE PVC RÍGIDO SOLDÁVEL MARRON PARA ÁGUA FRIA Ø50mm (1 1/2"), MARCA TIGRE
CAIXA D'ÁGUA E CONEXÕES
CAIXA D'ÁGUA EM FIBRA DE VIDRO, CAPACIDADE 1.000 LITROS
METAIS
TORNEIRA PARA LAVATÓRIO DE MESA BICA BAIXA IZY, Cód. 1193.C37, DECA OU EQUIVALENTE
TORNEIRA PARA PIA DE COZINHA DE MESA BICA MÓVEL IZY, Cód. 1167.C37, DECA OU EQUIVALENTE
TORNEIRA DE PAREDE DE USO GERAL COM AREJADOR IZY, Cód. 1155.C37, DECA OU EQUIVALENTE
TORNEIRA DE PAREDE DE USO GERAL COM BICO PARA MANGUEIRA IZY, Cód. 11153.C37, DECA OU EQUIVALENTE
DUCHA HIGIÊNICA COM REGISTRO E DERIVAÇÃO IZY, Cód. 1984.C37.ACT.CR, DECA OU EQUIVALENTE
VÁLVULA DE DESCARGA BASE HYDRA MAX, Cód. 4550.404 E ACABAMENTO HIDRA MAX, Cód. 4900.C.MAX 1 1/2" ACABAMENTO CROMADO, DECA OU EQUIVALENTE
REGISTRO DE PRESSÃO COM MANDPLA CROMADA DECA REF. 1416 LINHA C40 OU SIMILAR
CUBA INOX EMBUTIR 40x34x17CM, CUBA 3, BÁSICA, AÇO INOXIDÁVEL COM VALVULA, FRANKE OU EQUIVALENTE

LOUÇAS
BACA SANITÁRIA VOGUE PLUS, LINHA CONFORTO COM ABERTURA, COR BRANCO GELO, Cód. P.51, DECA OU EQUIVALENTE
TANQUE GRANDE (40L) COR BRANCO GELO, Cód. TO.03, DECA OU EQUIVALENTE
LAVATÓRIO PEQUENO RAVENIA/ IZY COR BRANCO GELO, Cód. L.915, DECA OU EQUIVALENTE

ACESSÓRIOS
PAPELEIRA METÁLICA LINHA IZY, Cód. 2020.C37, DECA OU EQUIVALENTE
DISPENSER TOALHA LINHA EXCELLENCE, Cód. 7007, MELHORAMENTOS OU EQUIVALENTE
SABONETEIRA LINHA EXCELLENCE, Cód. 7009, MELHORAMENTOS OU EQUIVALENTE
BARRA DE APOIO, LINHA CONFORTO, Cód. 2305.C, ACABAMENTO CROMADO, DECA OU EQUIVALENTE
ASSENTO POLIÉSTER COM ABERTURA FRONTAL VOGUE PLUS, LINHA CONFORTO, COR BRANCO GELO, Cód. AP.52, DECA OU EQUIVALENTE

PREFEITURA MUNICIPAL DE MIRACEMA DO TOCANTINS

JW ENGENHARIA E CONSULTORIA

MUNICÍPIO - UF: MIRACEMA DO TOCANTINS
 PROPRIETÁRIO: MUNICÍPIO DE MIRACEMA DO TOCANTINS
 ENDEREÇO: REGIÃO DOS PILÕES, ZONA RURAL, MIRACEMA DO TOCANTINS

PREFEITURA MUNICIPAL DE MIRACEMA DO TO/SECRETARIA DE EDUCAÇÃO

EMANUEL COELHO GUEDES CREA-207341/D-TO

DLFO	CAU/ CREA
	RA

OBSERVAÇÕES:

EMEC - SANTA MARINA

Projeto Hidrossanitário

COORDENAÇÃO JW ENGENHARIA LTDA	PLANTA BAIXA ESQUEMA VERTICAL	AF
REVISÃO	ESCALA	PRANCHA
DESENHO	ESCALA DATA EMISSÃO DATA	00/00